


■凡例

⊙ 00 WD	建具記号 (2重丸) : 既存建具の改修
⊙ H0 WD	建具記号 (1重丸) : 新設建具 (H: 本館) (L: レクチャールーム棟) (T: トイレ棟)

改修後・1階

工事名称	令和2年度(繰越)川湯博物館展示施設外改修工事	工事年度	令和3年度
工事場所	北海道川上郡弟子屈町川湯温泉2丁目2-6	図面名称	1階平面図(改修後)
発注機関	北海道地方環境事務所 釧路自然環境事務所	縮尺	A1:1/100 A3:1/200
公園名称	阿寒摩周国立公園	図面番号	A-004
検印	管理建築士	設計	製図
	名称	北電総合設計株式会社	
	資格者氏名	藤田 宏一	
	登録番号	一級建築士登録 第200206号	
所在地	札幌市中央区北1条東3丁目1番地1 北電商業ビル		

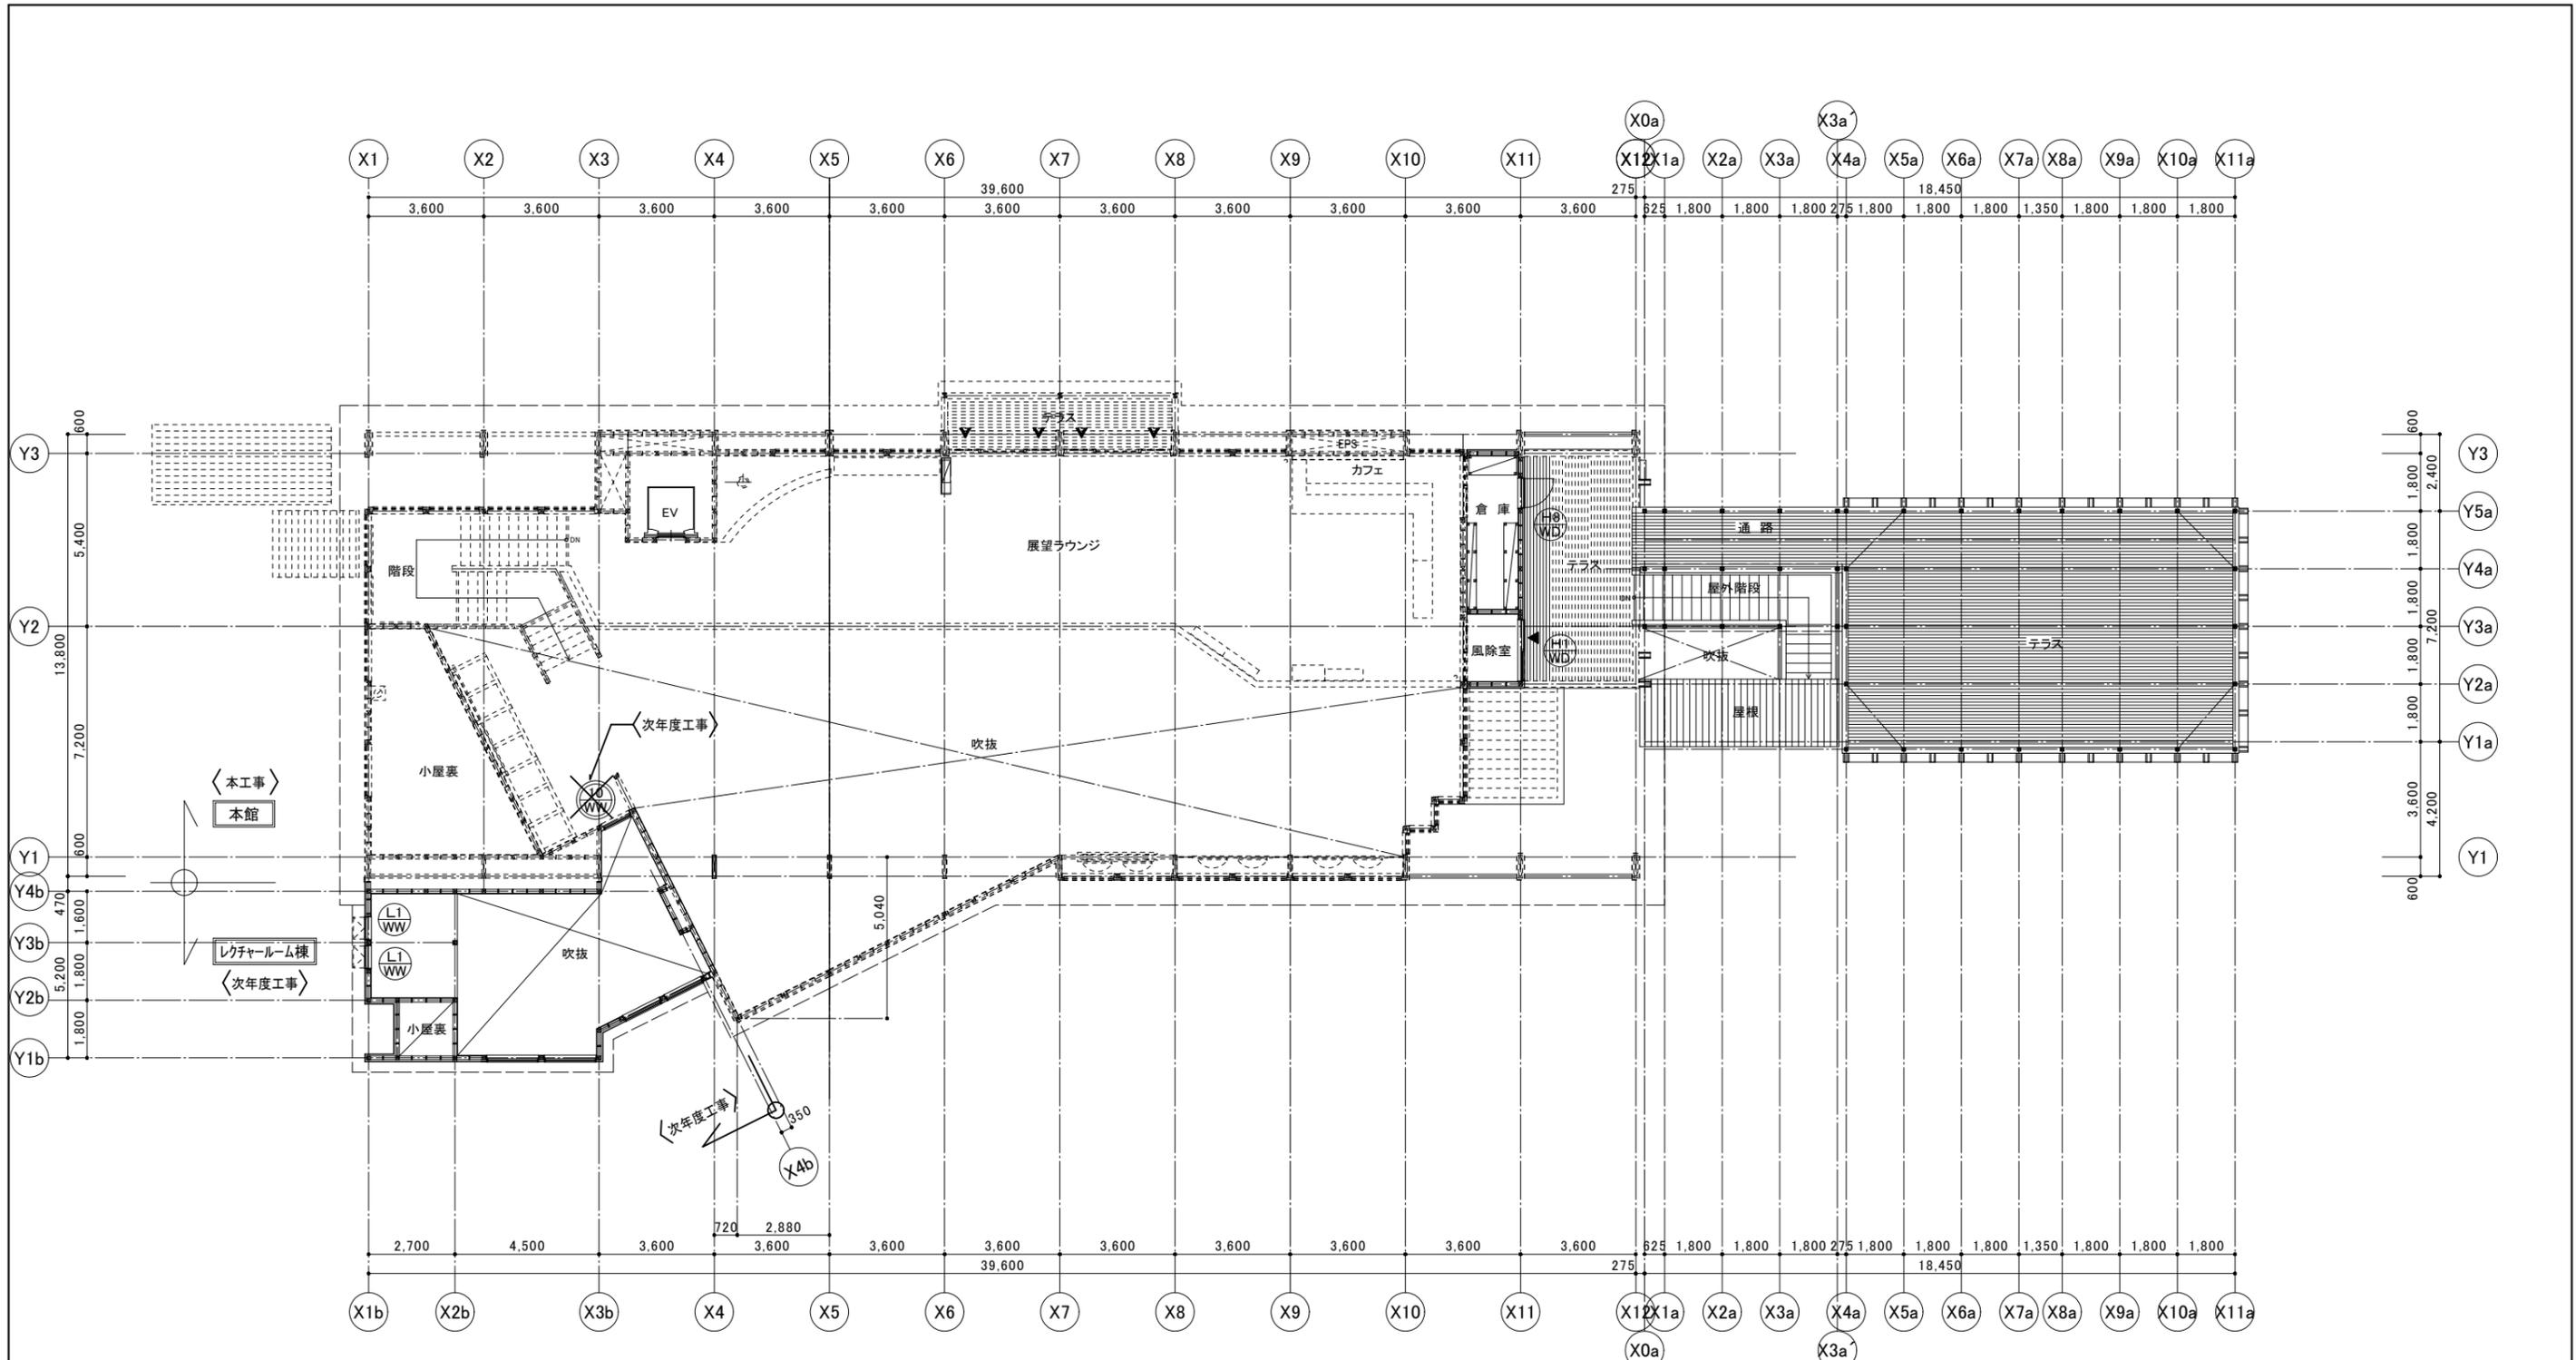


〈工事区分〉  
 ・トイレ棟およびレクチャールーム棟  
 の増築は 次年度工事 とする。

■凡例




	建具記号 (2重丸) : 既存建具の改修
	建具記号 (1重丸) : 新設建具 (H: 本館) (L: レクチャールーム棟) (T: トイレ棟)



改修後・2階

工事名称	令和2年度(緑越)川湯博物館展示施設外改修工事	工事年度	令和3年度
工事場所	北海道川上郡弟子屈町川湯温泉2丁目2-6	図面名称	2階平面図(改修後)
発注機関	北海道地方環境事務所 釧路自然環境事務所	縮尺	A1:1/100 A3:1/200
公園名称	阿寒摩周国立公園	図面番号	A-005
検印	管理建築士	設計	製図
	資格者氏名	藤田 宏一	名称
	登録番号	一級建築士登録 第200206号	北電総合設計株式会社
	所在地	札幌市中央区北1条東3丁目1番地1 北電商業ビル	

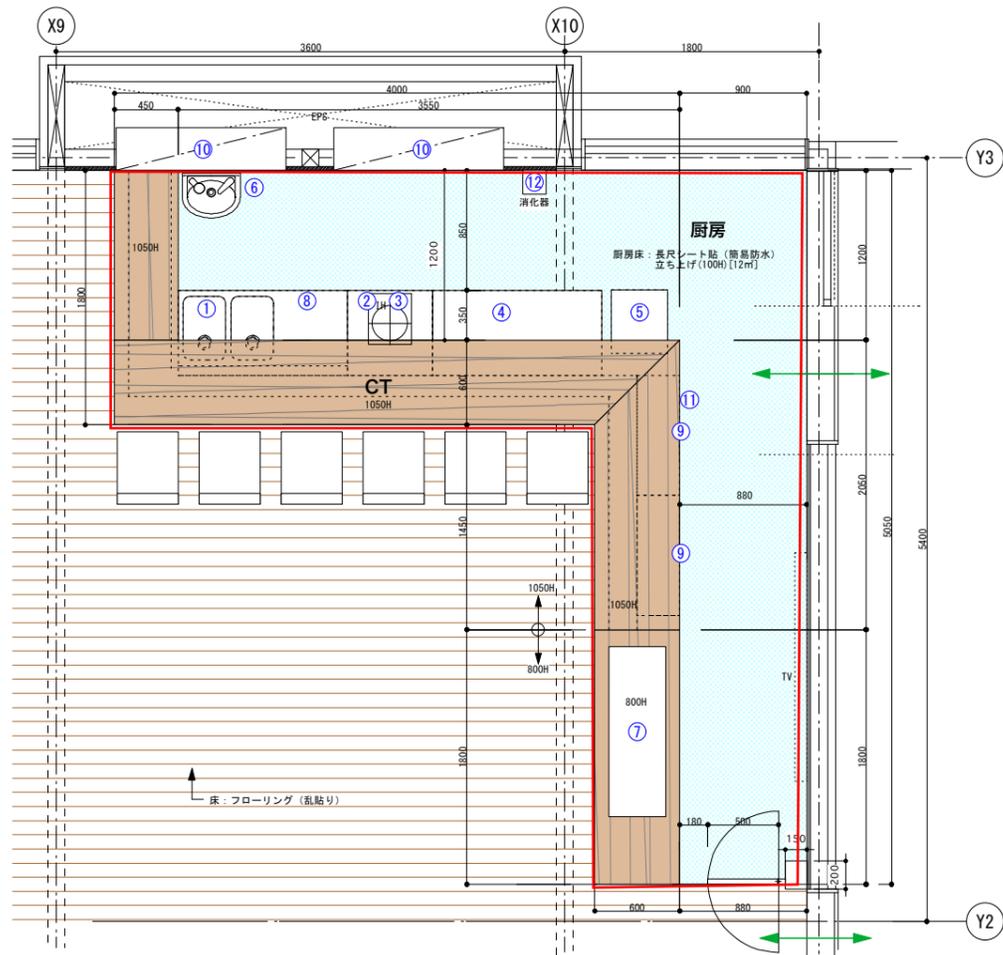


記号	機器名称	数量	寸法			電圧容量			給水	給湯	排水	ガス消費量	排気量	フード	GF	備考
			開口幅	奥行D	高さH	1φ×100V(kW)	1φ×200V(kW)	2φ×200V(kW)								
1	二槽シンク	1	1200	600	800				15×2	15×2	50					
2	作業台(SUS)	1	600	600	800											
3	IHクッキングヒーター	1	305	360	65	1.40										※換気扇
4	コールドテーブル	1	1200	600	800	0.48										
5	製氷機	1	395	450	770	0.20			15		50					
6	手洗器(L300W)	1	410	320					15	15	50					
7	卓上冷蔵ショーケース	1	1200	400	515	0.13										
8	小型電気温水器	1	510	450	800	1.50			15	15	50					
9	食器棚	3	450	300	900											
10	バック棚	1	1200	300	350・450											
11	電子レンジ	1	440	350	280	1.40										
12	消火器(粉末消火器 5型)	1														YA-5X同等品

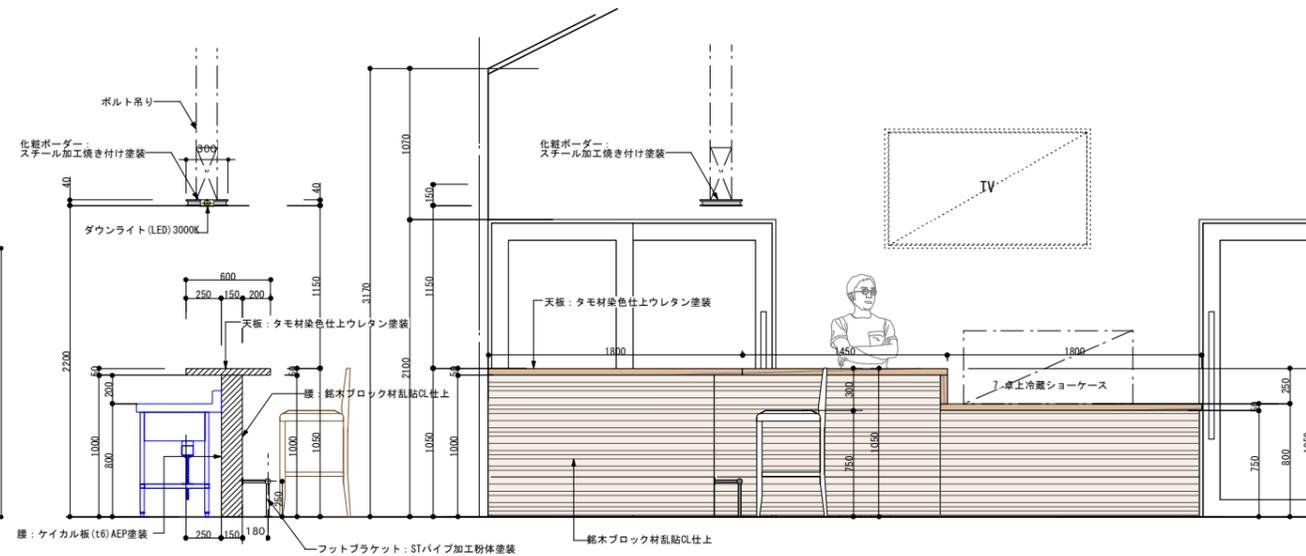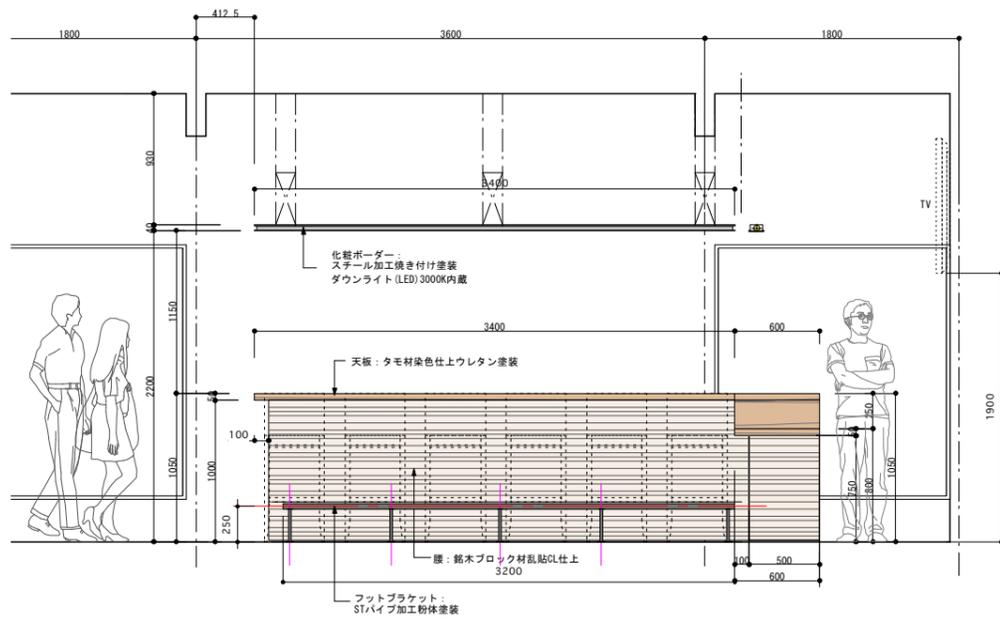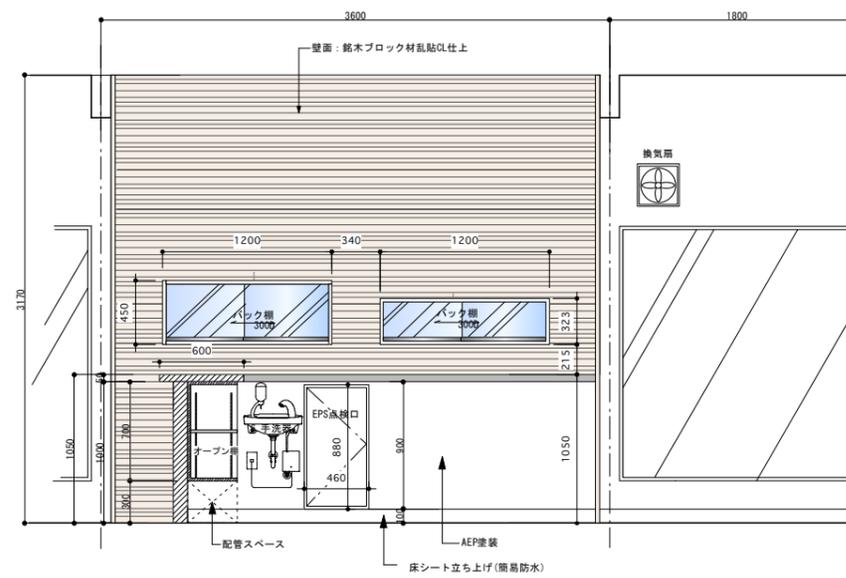

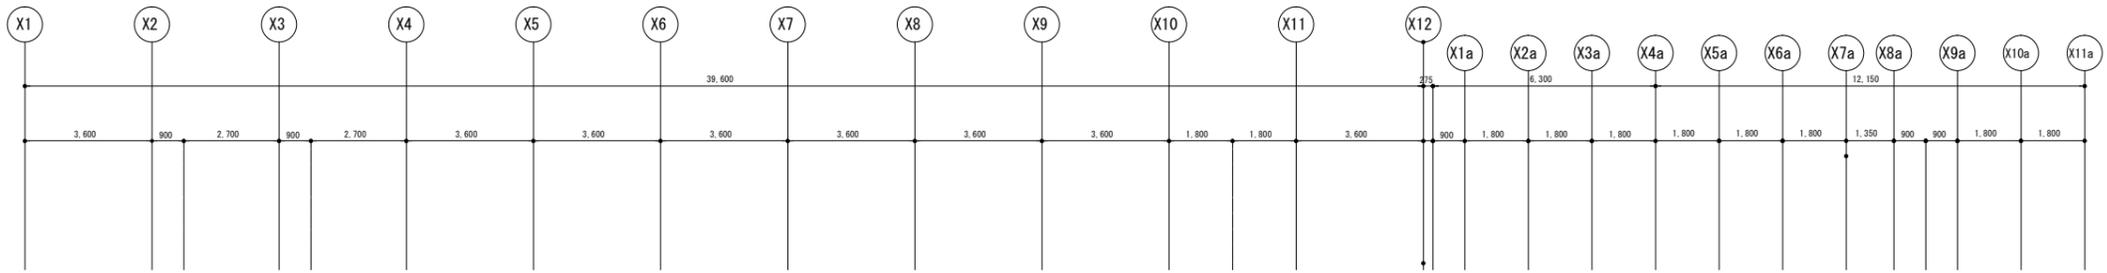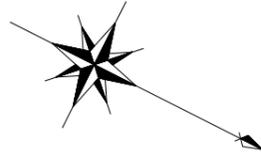


倉庫	LSS9-4-30LN	2	風除室	LRS1-13LN	2	テラス	SP-2	9

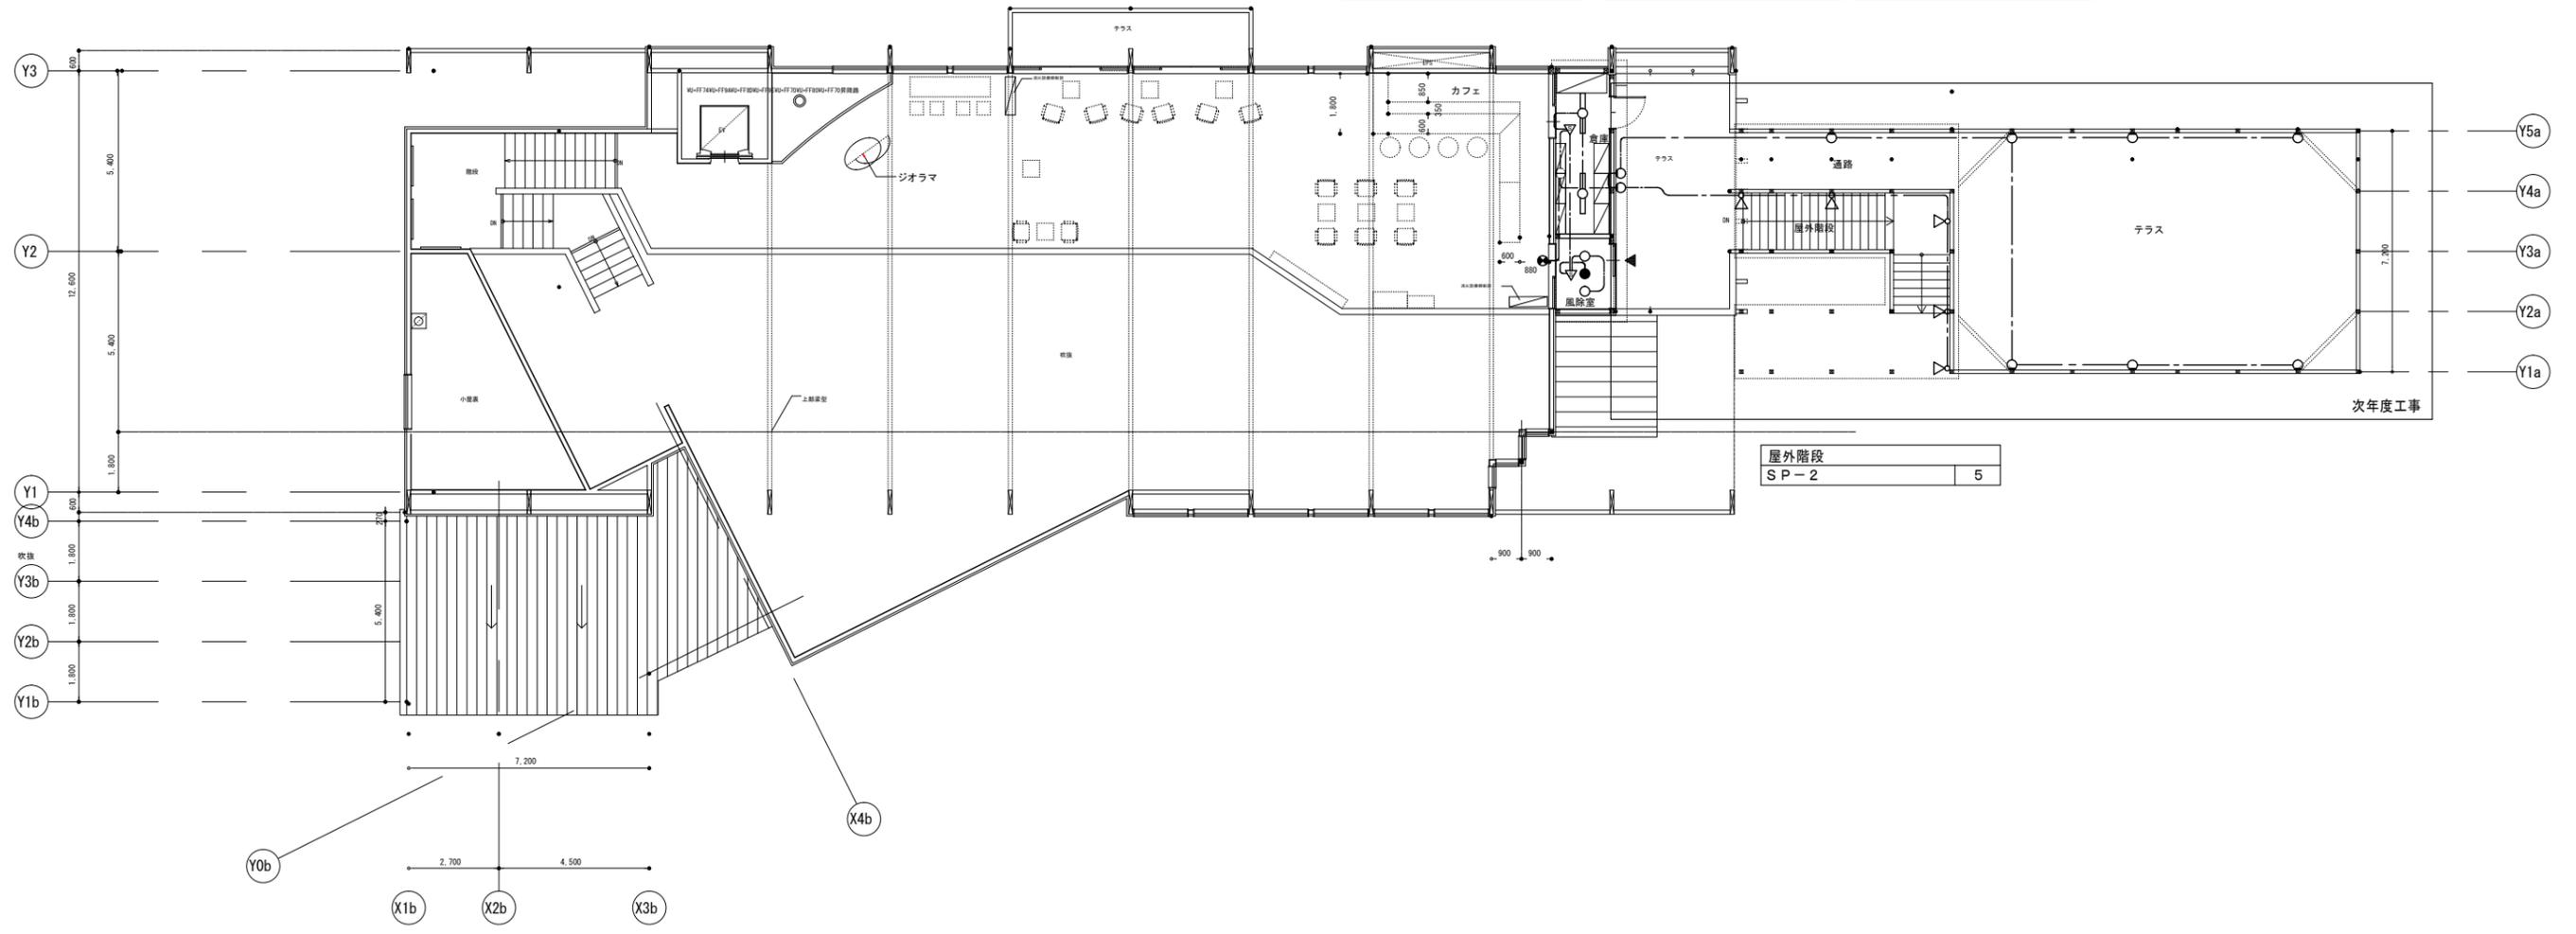

屋外階段	SP-2	5

工事名称	令和2年度(繰越)川湯博物館展示施設外改修工事	工事年度	令和3年度
工事場所	北海道川上郡弟子屈町川湯温泉2丁目2-6	図面名称	電灯設備 2階平面図
発注機関	北海道地方環境事務所 釧路自然環境事務所	縮尺	A1:1/100 A3:1/200
公園名称	阿寒摩周国立公園	図面番号	E-102
検印	管理建築士	設計	製図
		設計者	北電総合設計株式会社
		資格者氏名	藤田 宏一
		登録番号	一級建築士登録 第200206号
		所在地	札幌市中央区北1条東3丁目1番地1北電ビル



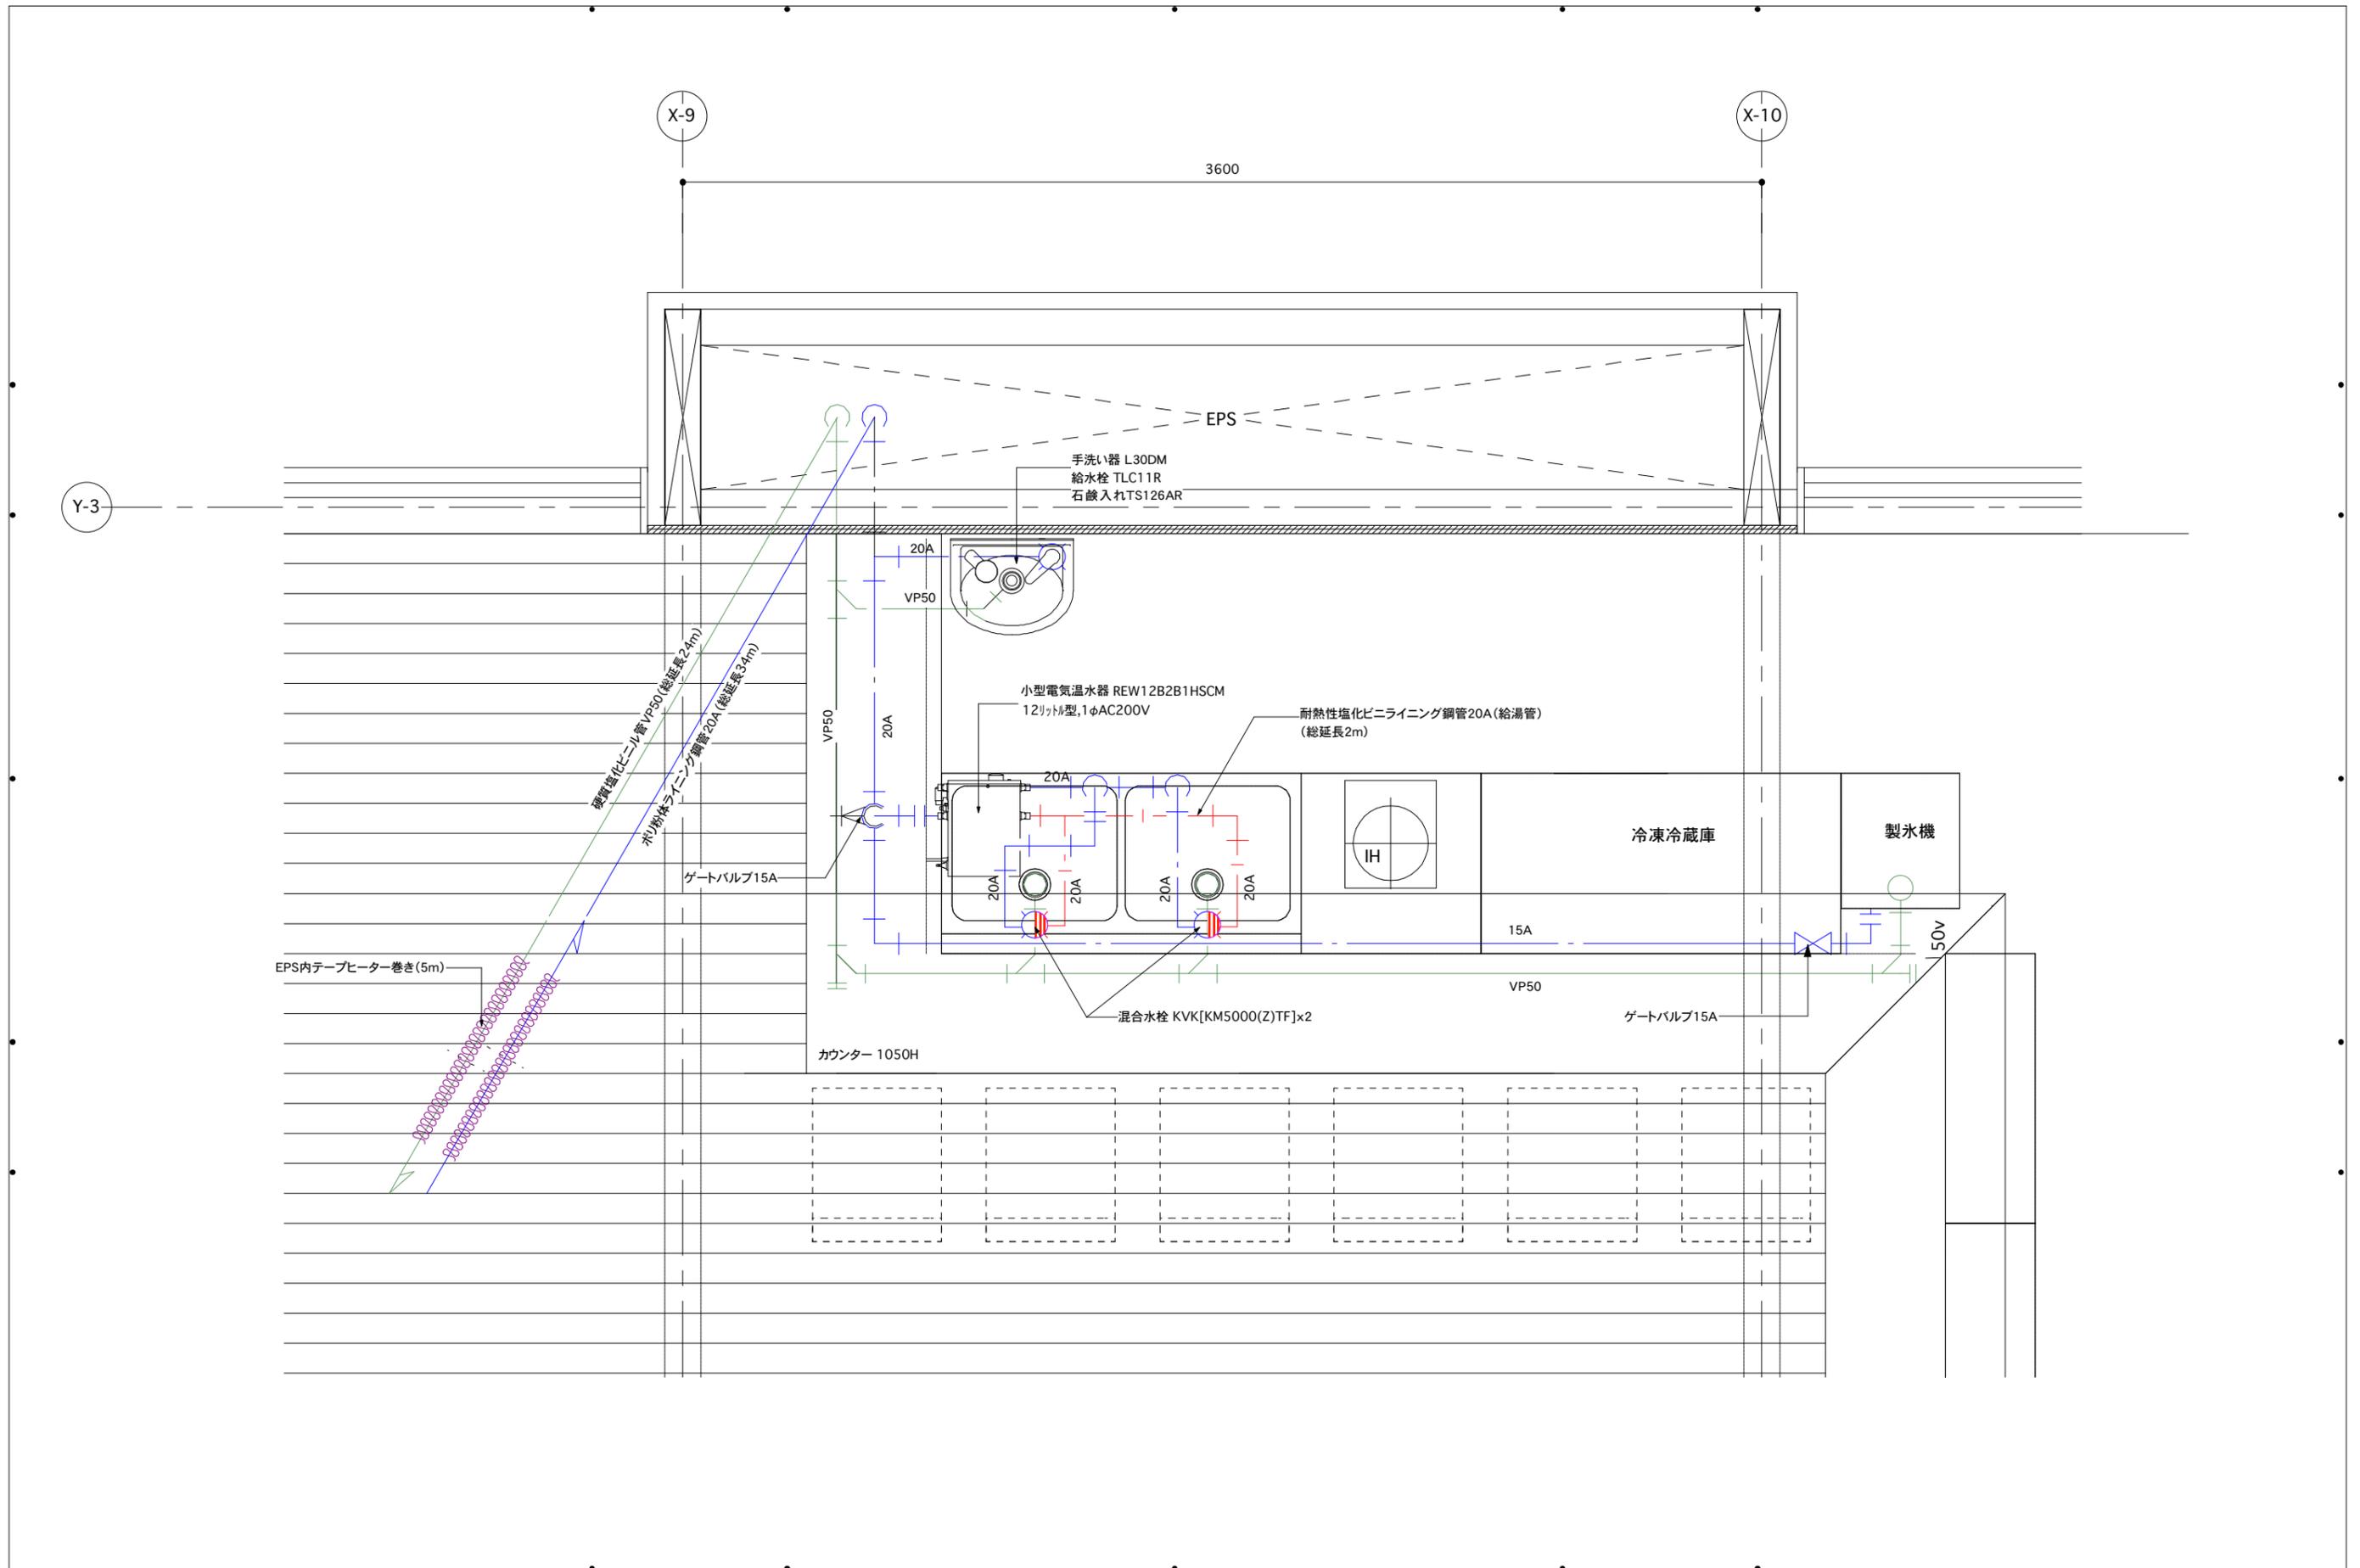

設計:  <b>チカラ総合設計株式会社</b>	1級建築士事務所 北海道知事登録 第2101号 施工: <b>株式会社 乃村工藝社</b>	平成30年度 川湯エコミュージアムセンター展示設備等改修工事				承認	検印	設計	日付	縮尺	名称	図面番号
		完成図								A-3 1/20	改修 2階衛生配管図 種別	M-02 図面コード